



PLANTA BAIXA
 AREA = 70.00 m²

ESCALA : 1:50

Rua
 Bairro: Tranquilo Benjamin Guzzi

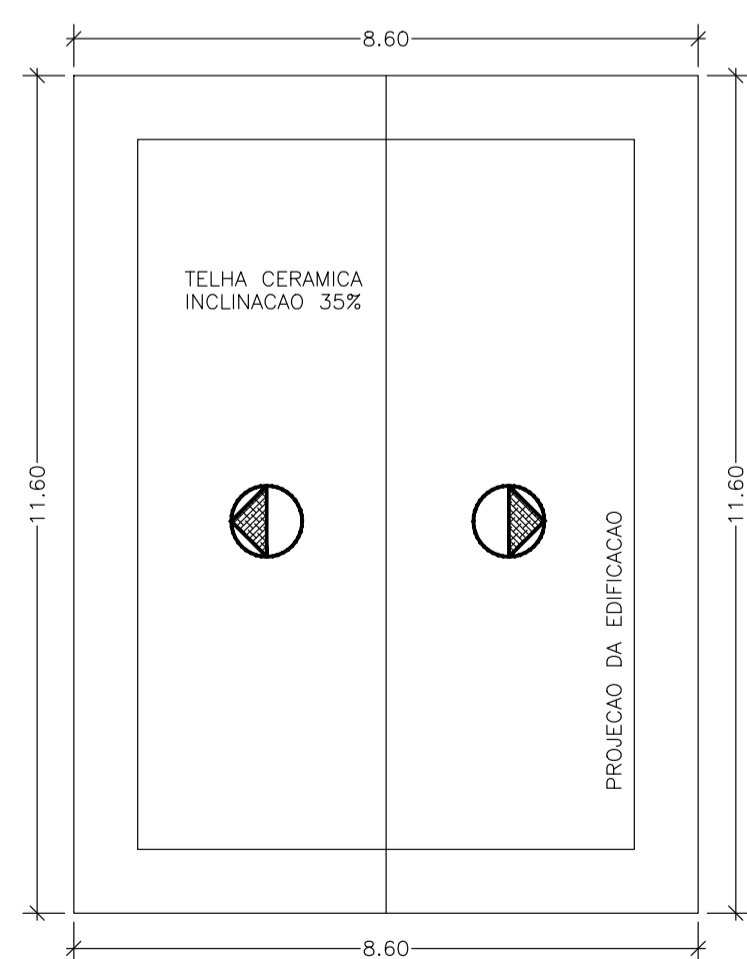

TELHADO
 ESCALA : 1:100

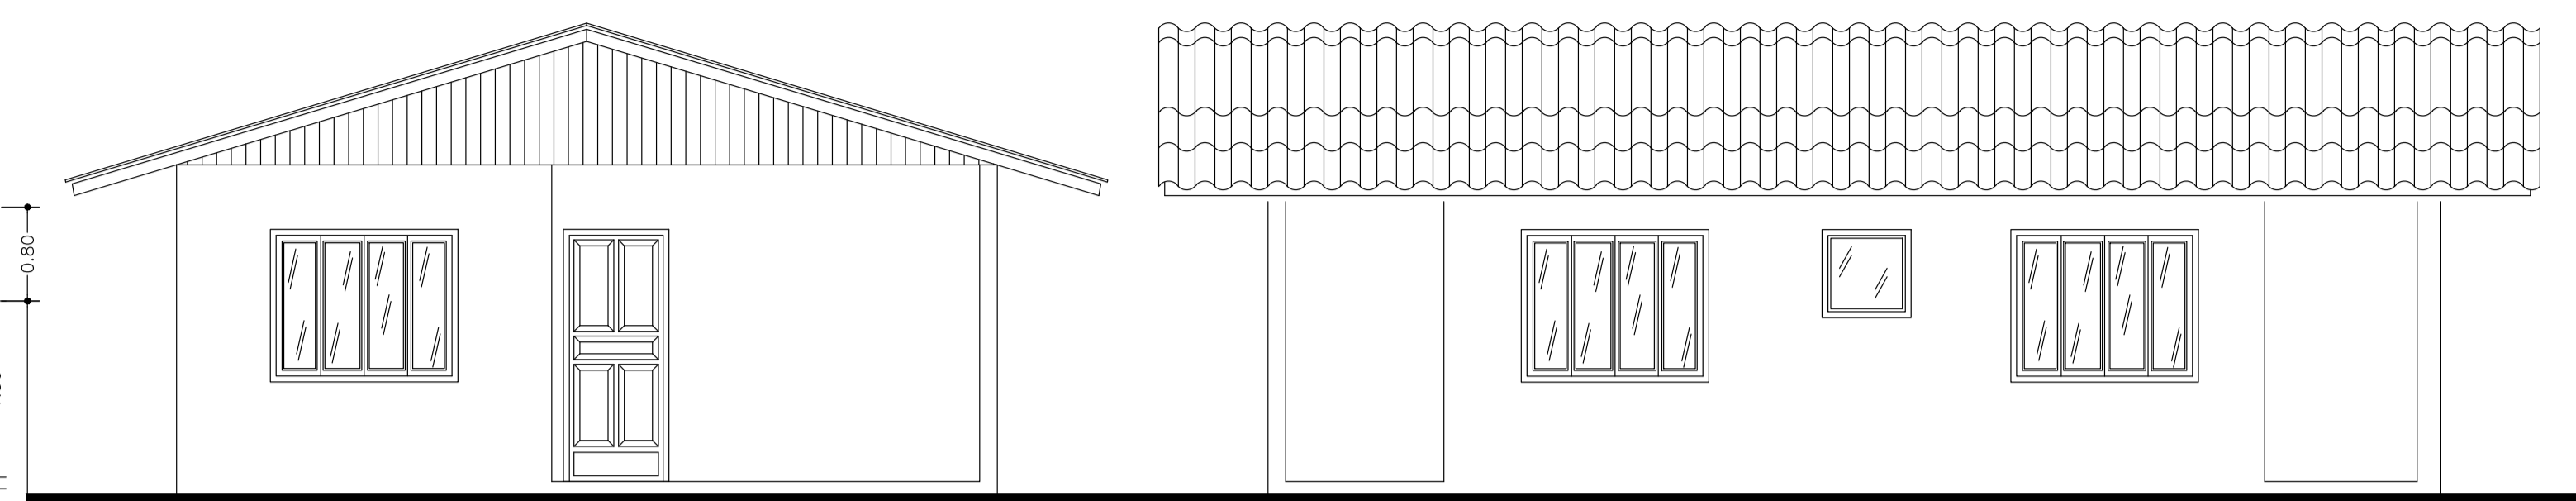

ELEVACAO FRONTAL

ELEVACOES

ELEVACAO LATERAL

ESCALA : 1:50

LEGENDA

	DISJUNTOR MONOFASICO
	CONDUTOR NEUTRO
	CONDUTOR FASE
	CONDUTOR RETORNO
	FID TERRA
	QUADRO DE DISTRIBUICAO
	QUADRO DE MEDICAO
	PONTO DE LUZ NO TETO
	TOMADA A 2.10m DE ALTURA
	TOMADA A 1.10m DE ALTURA
	TOMADA A 0.30m DE ALTURA
	INTERRUPTOR SIMPLES
	CAMPAINHA
	INTERRUPTOR DE CAMPAINHA

QUADRO DE CARGAS

CIRCUITO	LAMPADAS		TOMADAS		DISJ (A)	COND. (mm ²)
	100W	100W	100W	4400W		
1	3	7	-	1000	15	2,5
2	5	11	-	1600	15	2,5
3	-	-	1	4400	25	4,0
TOTAL	8	18	1	7000	40	6,0

ELETRODUTO NAO COTADO = 19mm
 CONDUTOR NAO COTADO = 15mm
 LAMPADA NAO COTADA = 100W
 TOMADA NAO COTADA = 100W


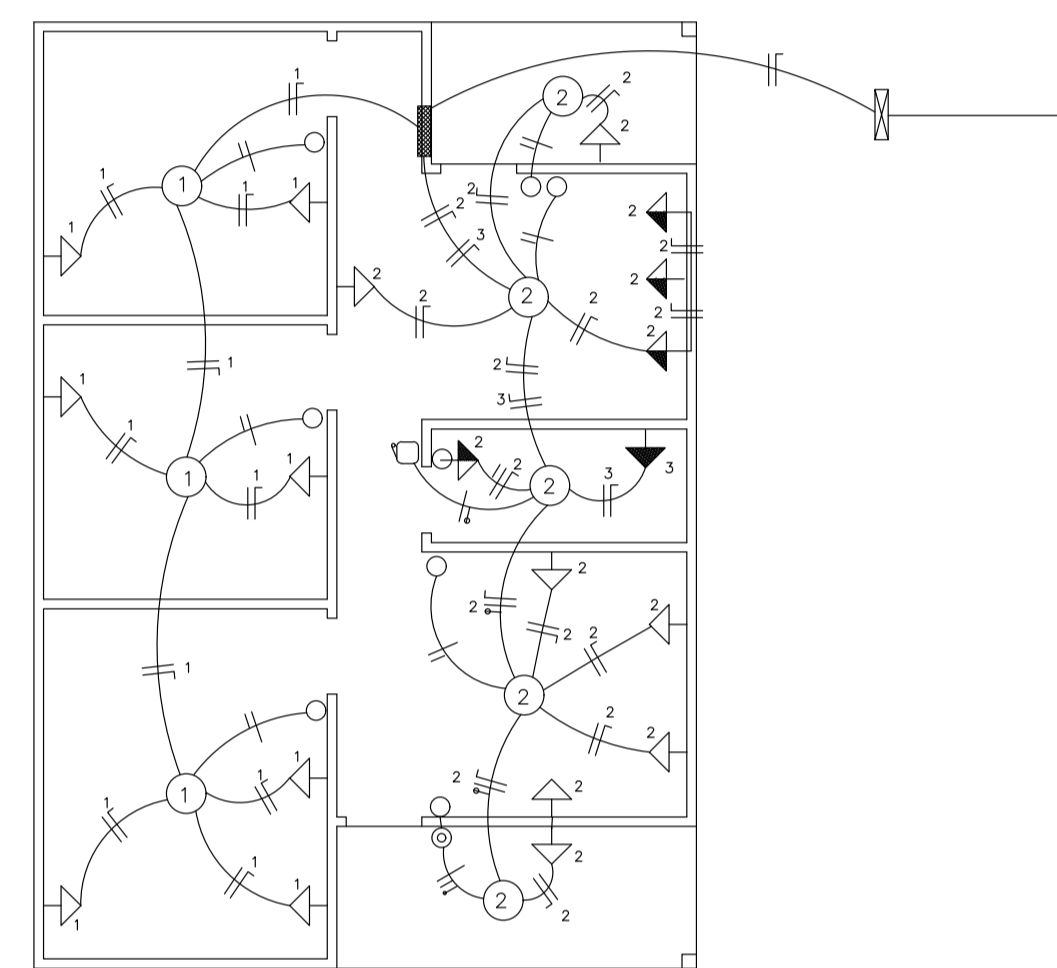


DIAGRAMA UNIFILAR

QUADRO DE MEDICAO

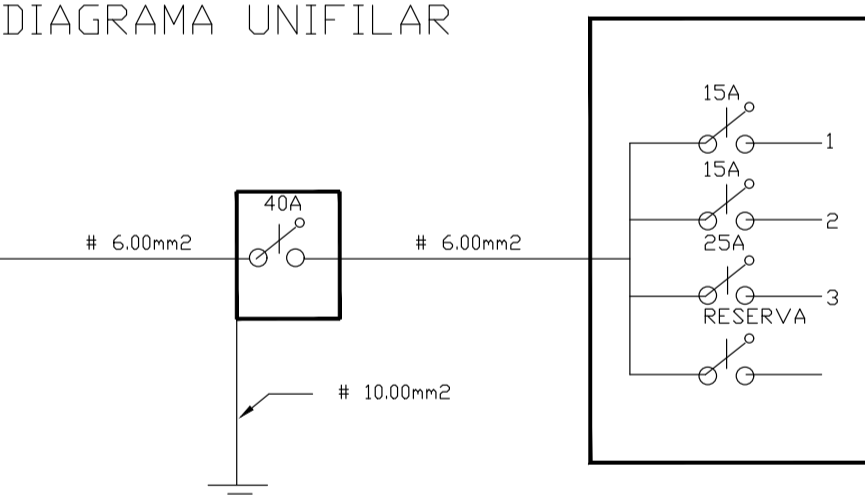


ELETRICO

ESCALA : 1:75

LEGENDA


- TV: TUBO DE VENTILACAO
- CAF: COLUNA DE AGUA FRIA
- RALO SIFONADO
- CAIXA DE GORDURA
- H: HIDROMETRO
- CAIXA DE INSPECAO 50x60
- FS: FOSSA SEPTICA
- FA: FILTRO ANAEROBIO

- CANALIZACAO DE AGUAS USADAS
- REDE DE ESGOTO (INCLIN. MIN. 2%)
- CANALIZACAO DE AGUAS PLUVIAIS
- CANALIZACAO DE AGUA FRIA

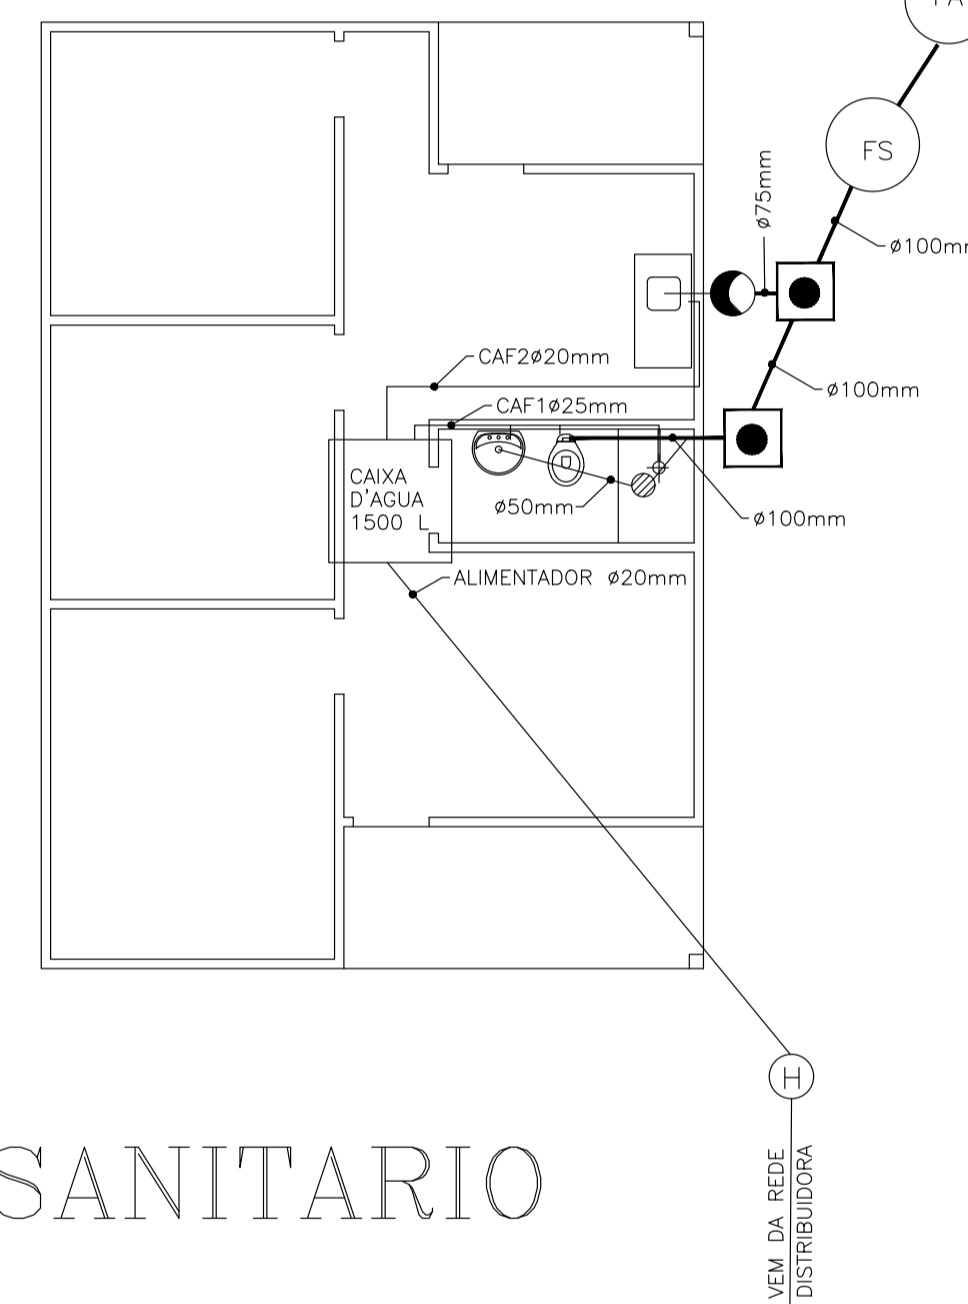

HIDRO-SANTITARIO

ESCALA : 1:75

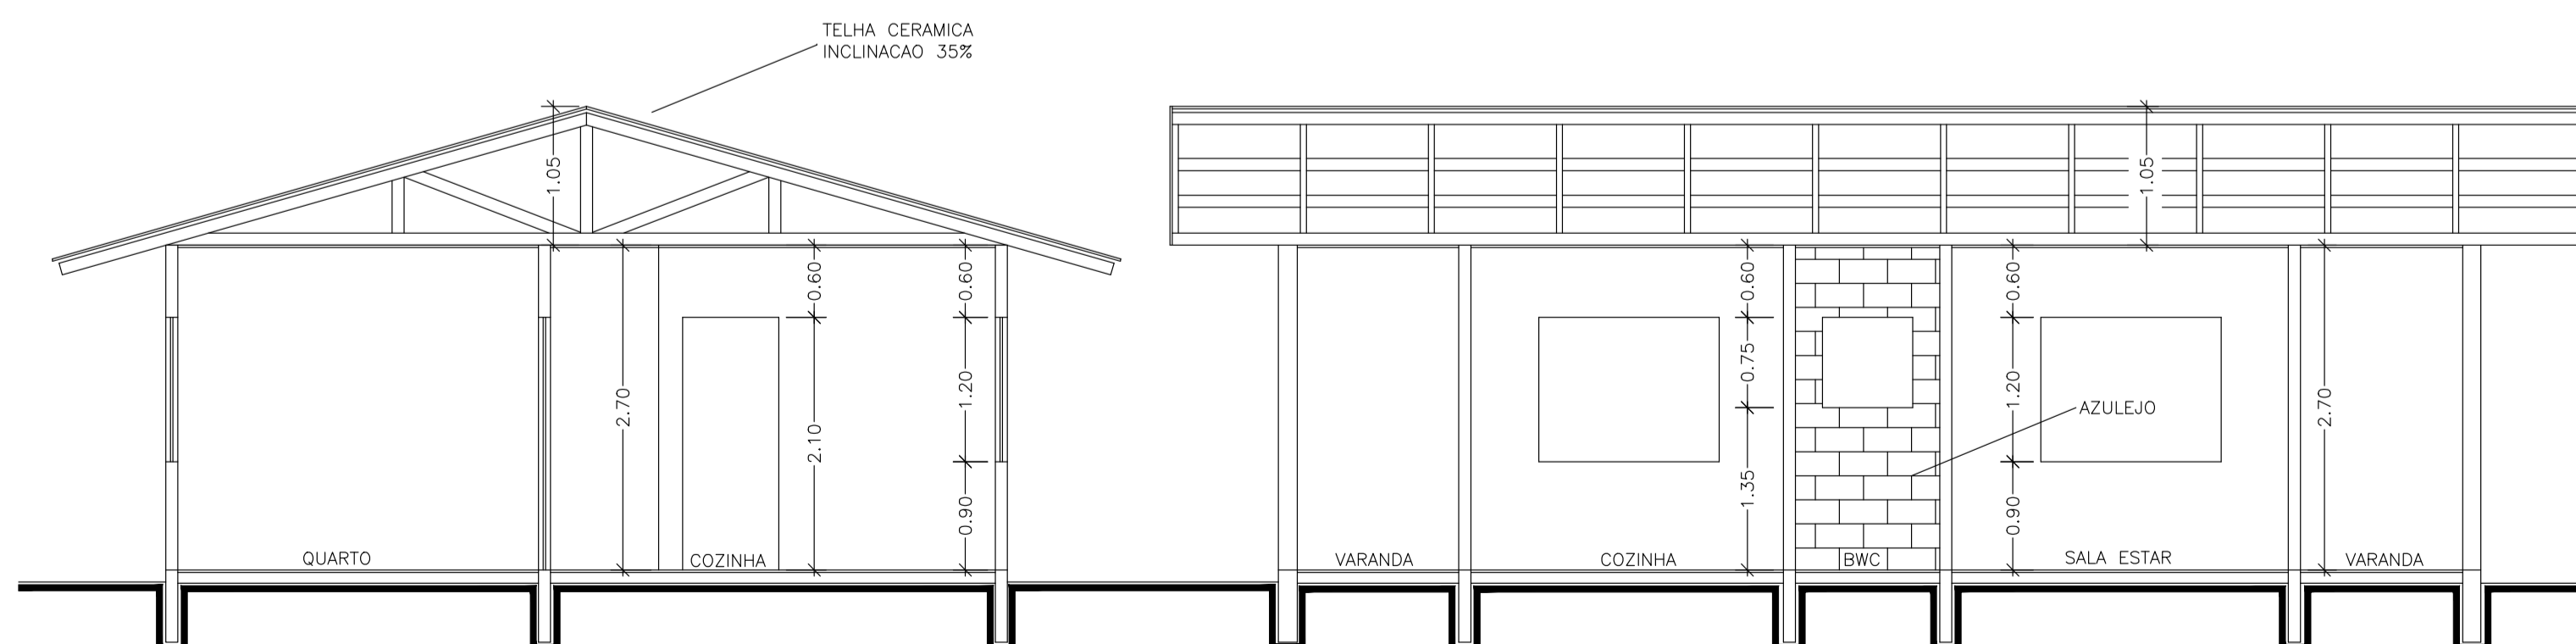

CORTE AA

CORTES

ESCALA : 1:50

CORTE BB

RESIDENCIA EM ALVENARIA
 ART N° 20.78683-8

DIREITOS AUTORAIS RESERVADOS

ALTERACOES DO PROJETO SOMENTE PODERAO SER EFETUADAS MEDIANTE AUTORIZACAO DO PROJETISTA		PRANCHA	
TITULO		MORADIA ECONOMICA-70m ²	
REFERENCIA		01	
PLANTA BAIXA / FACHADA CORTES / SITUACAO / TELHADO ELETRICO / HIDRO-SANTITARIO			
PROPRIETARIO	ASSINATURA		
RESPONSAVEL TECNICO	ASSINATURA		
RONALDO REGALIN ENG. CIVIL, CREA/SC 36714-0			
DESENHO	ESCALA	PREFEITURA	
R.R	INDICADA		
	DATA		
	OUT./2019		